


MAPA SYTUACYJNO - WYSOKOŚCIOWA
skala 1 : 500

Województwo: wielkopolskie
Powiat: wolsztyński
Gmina: Przemęt
Obwód: RADOMIERZ
Obiekt: "OLEJNICA" - AFW
Arkusz mapy: 3
Sekcja: 432.322.021
Działka numer: 587, 588, 600

Nie wyklucza się istnienia w terenie
terenów nie wyznaczonych na niniejszej
mapie urządzeń podziemnych, które
nie były zgłoszone do inwentaryzacji lub
o których brak jest danych archiwalnych.

USŁUGI GEODEZYJNO-KARTOGRAFICZNE
Wiesław Ławicki
64-100 Leszno, ul. Czachosławska 19/2
tel. (0-69) 526-13-83, 0-601 99 14 10
Reg. 4-102-171 - am-pek-136-12-88

STAROSTA WOLSZTYŃSKI
Powiatowy Oficer Geodezji i Kartografii w Wolsztynie
W obszarze opracowanych linii...
Wieloletnia praktyka w zawodzie geodety...
Specjalista w Wydziale Geodezji, Kartografii i Katastru (Geodeta Numer 11351201)

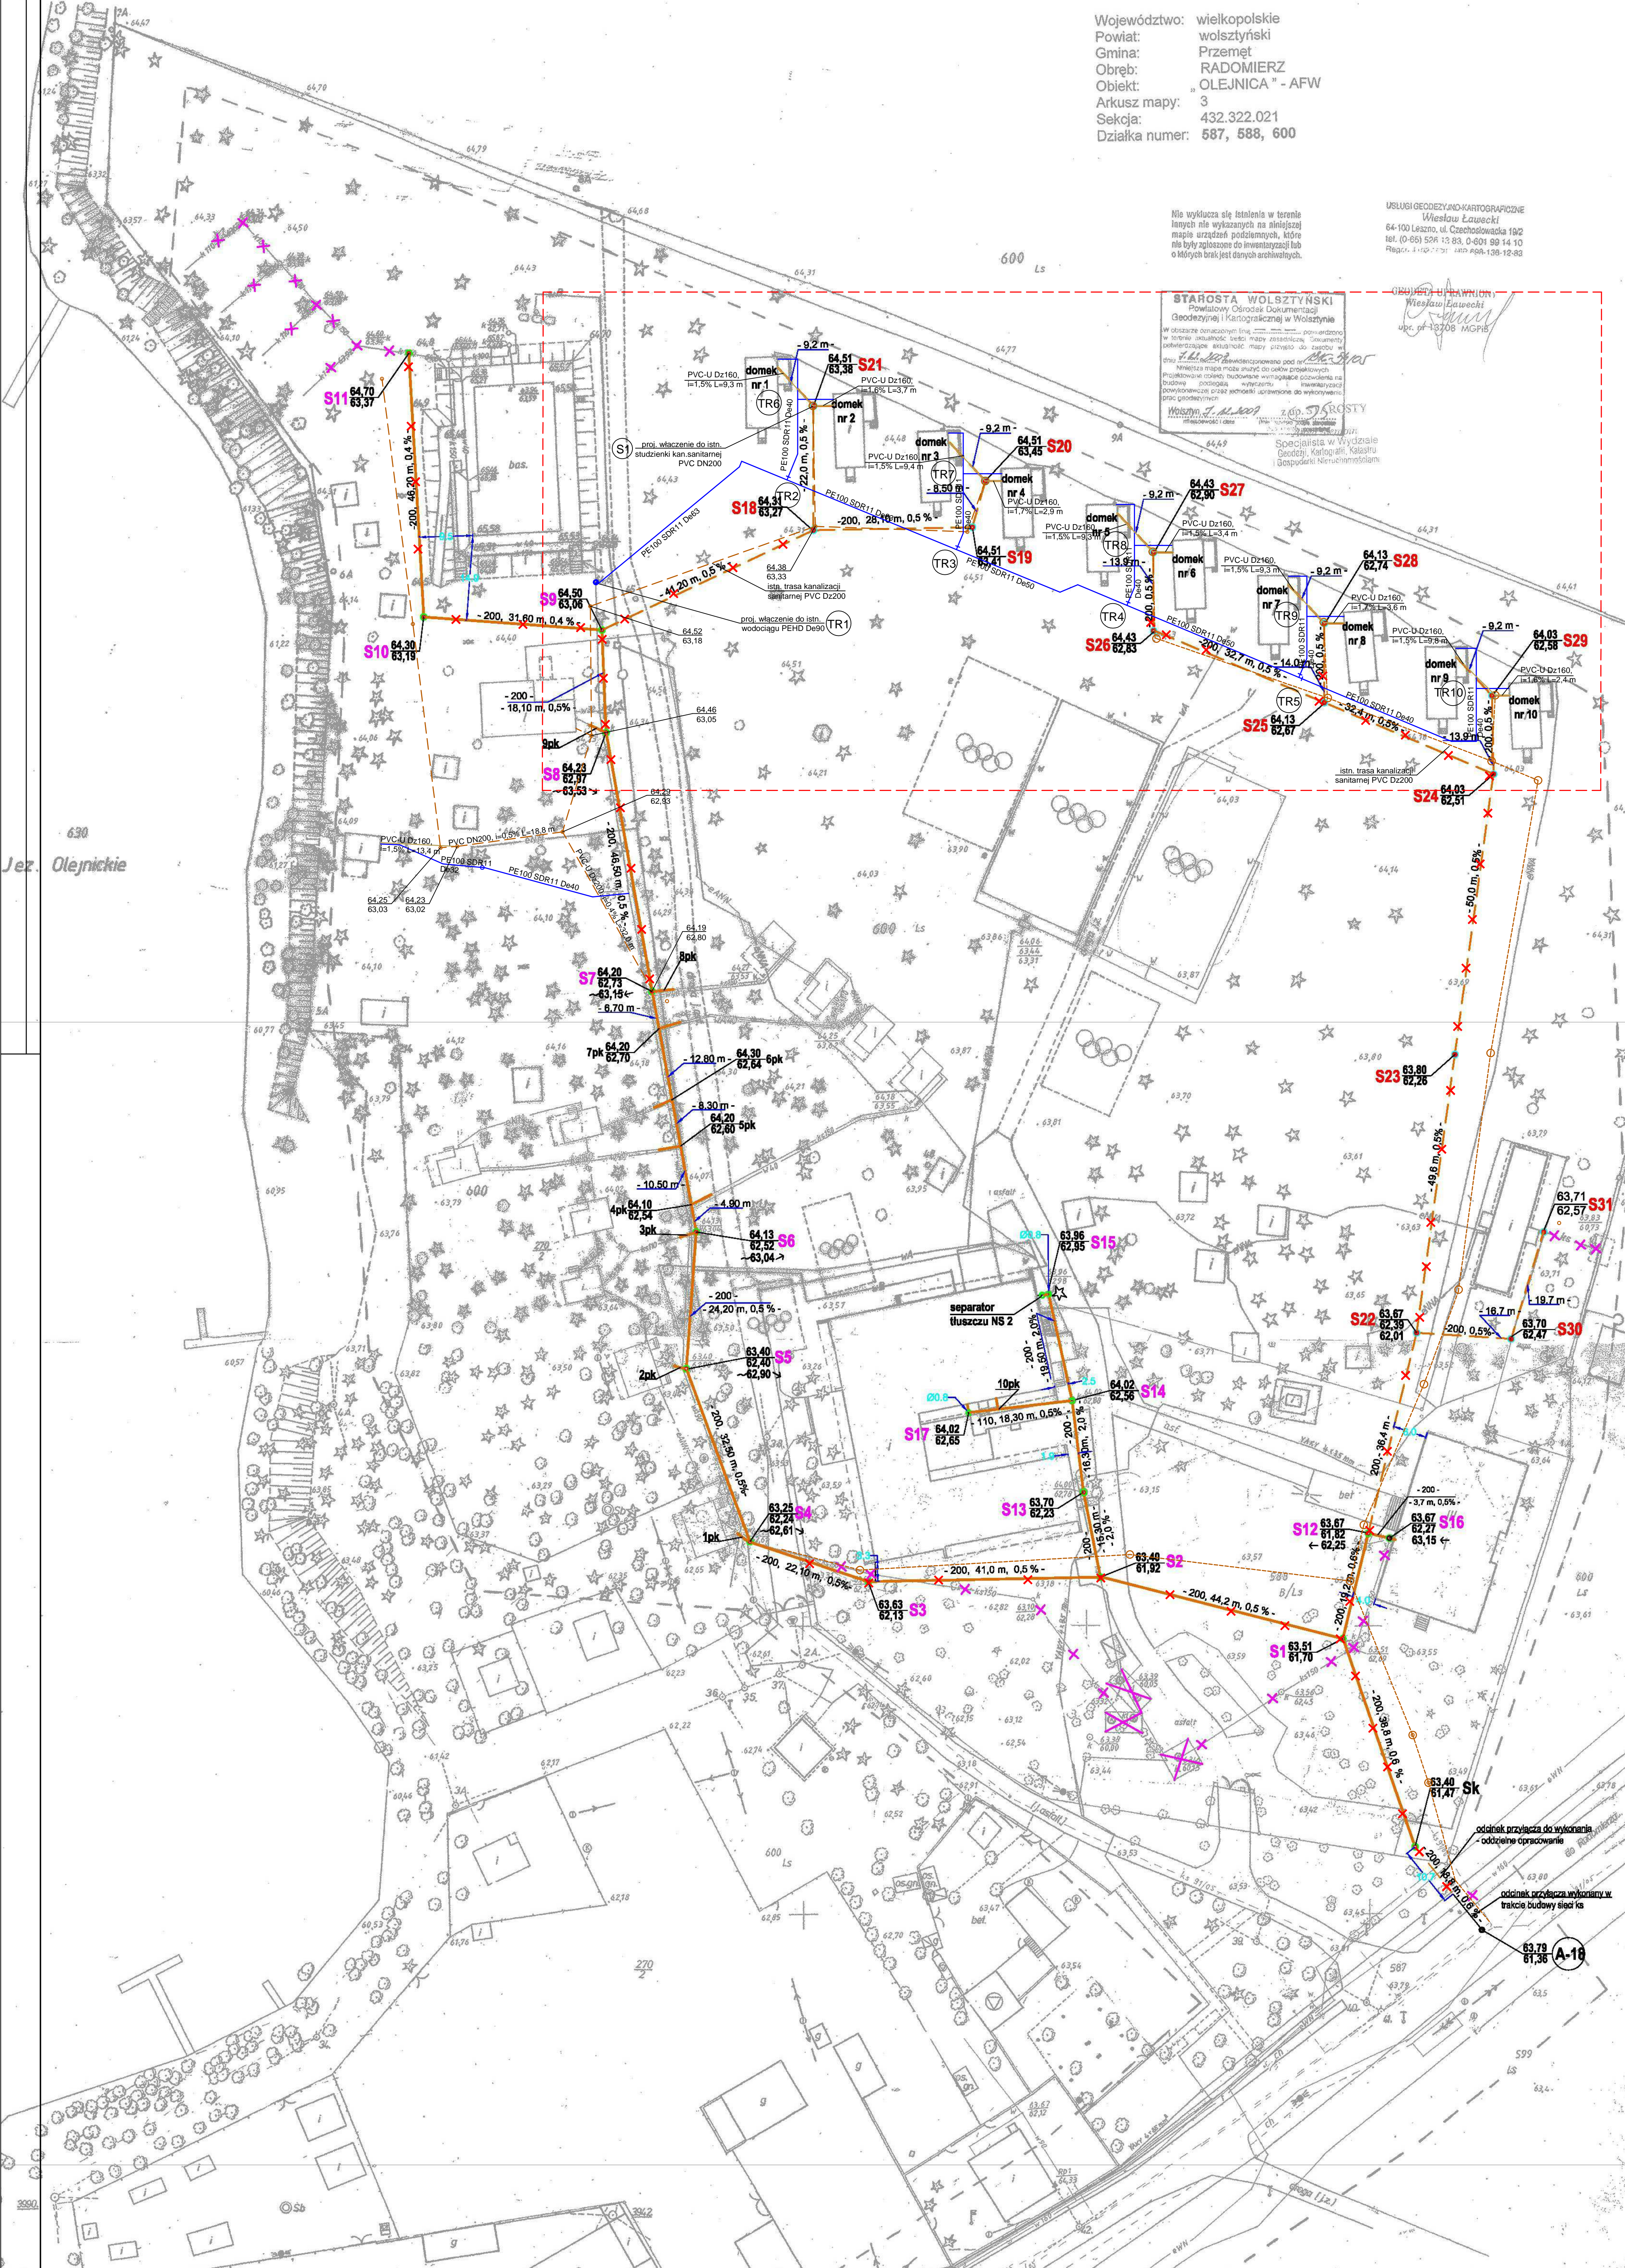

- LEGENDA:
- proj. wodociąg PE100 SDR11
- proj. kanalizacja sanitarą PVC D160
- istn. przebieg trasy kanalizacji sanitarnej PVC DN200
- proj. numer węża wodociągowego
- istn. studzienka kanalizacji sanitarnej PVC DN200
- zmierzona/niewykonalna trasa kanalizacji sanitarnej w stosunku o projekt z 07.2015 opracowany przez mgr inż. Jadwigę Wokołek i mgr inż. Monikę Kasprzak
- zakres opracowania

JEDNOSTKA PROJEKTOWAŁADZĄCA:
"KAZIMIERCZAK SAMOLEWSKA
ARCHITEKCI S.C.
64-100 LESZNO
ul. Berwinkich 8/1
telefon: 66 520 20 47

INWESTOR/ADRES:
AKADEMIA WYCHOWANIA
FIZYCZNEGO we Wrocławiu
Al. J. Paderewskiego 35
51-612 Wrocław

PROJEKTANT:
mgr inż. Tomasz Chudy
mgr inż. Alga Kufczenko

TEMAT PROJEKTU:
REMONT BUDYNKÓW SZALASÓW
NA TERENIE
OSRODKA DYDAKTYCZNO-
SPORTOWEGO AWF we Wrocławiu

ADRES:
Olejnica, gm. Przemęt
ul. Leśna 2
NR EWIDENCYJNY DZIAŁEK: 600
PRZEMOT RYSUNKU: NR RYS.
TERENU - ZEWNĘTRZNE FZ1-152/1
INSTALACJE WOD-KAN. SKALA
1:500
DATA OPRACOWANIA: 03/2018 STR.